


PLANTA BAIXA ELÉTRICO
PAVIMENTO TÉRREO - ESCOLA PARTE ANTIGA
MEDIDAS EM: cm
ESCALA 1:100

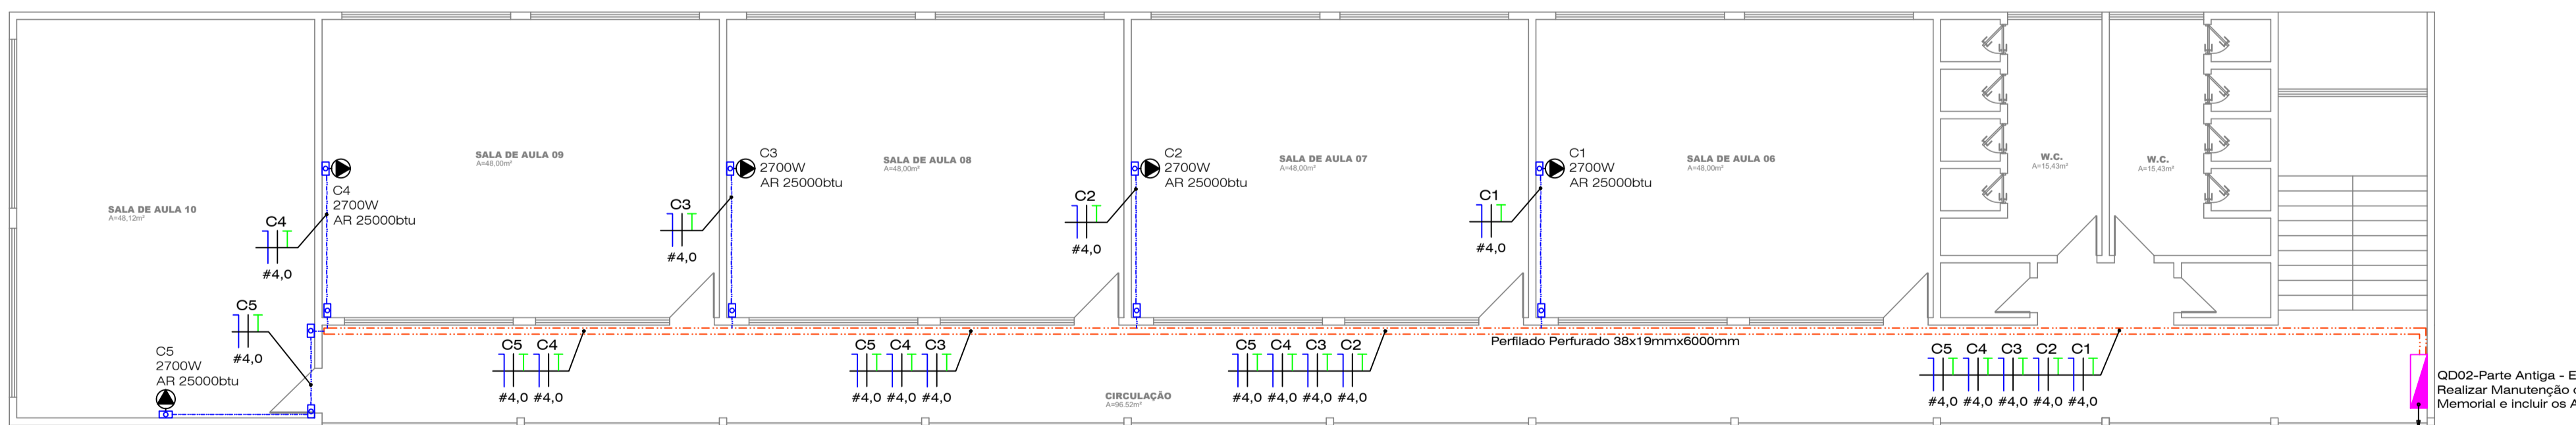

PLANTA BAIXA ELÉTRICO
PAVIMENTO 1º - ESCOLA PARTE ANTIGA
MEDIDAS EM: cm
ESCALA 1:100

Legenda

Elétrico	Simbologia
	PAINEL DE DISTRIBUIÇÃO
	PAINEL DE CORREÇÃO DE FATOR DE POTÊNCIA
	QUADRO DE DISTRIBUIÇÃO - QD's
	CAIXA DE PASSAGEM COM TAMPA DE FERRO
	INTERRUPTOR SIMPLES 1 E 2 E 3 SEÇÕES
	INTERRUPTOR PARALELO 1, 2 E 3 SEÇÕES
	INTERRUPTOR INTERMEDIÁRIO
	TOMADA SIMPLES 2P+T h=0,35 h=1,15 h= Tirante
	TOMADA TRIFÁSICA 4P+T h=0,35 h=1,15 h=2,15
	TOMADA PARA CONEXÃO LUMINÁRIA PERFILADO
	LÂMPADA COMPACTA LED
	LÂMPADA TUBULAR LED TIPO CALHA
	REFLETOR
	ELETRODUTO DE SUBIDA / DESCIDA
	PERFILADO REFORÇADO 38X38mm
	ELETROCALHA PERFURADA 100X100mm
	ELETROCALHA PERFURADA 200X100mm
	ELETROCALHA PERFURADA 200X100mm
	ELETRODUTO PVC SOBREPOSTO
	ELETRODUTO PELO PISO OU ENTERRADO 60cm SOLO
	MOTOR ELÉTRICO MONOFÁSICO
	MOTOR ELÉTRICO TRIFÁSICO
	CONDUTOR NEUTRO, FASE, RETORNO E TERRA

- AS INSTALAÇÕES INTERNAS DEVEM SEGUIR A NBR-5410 E NR-10.
- OS CABOS NÃO COTADOS SÃO DE BITOLA 1.5mm².
- OS ELETRODUTOS NÃO COTADOS SÃO DE DIÂMETRO Ø3/4".
- ELETROCALHAS CHAPA #16 A 7m DE ALTURA COM SUPORTE BANDEJA TIPO "L" A CADA 1m.
- TODAS AS ELETROCALHAS E PARTES METÁLICAS DEVEM SER ATERRADAS.

Observações:

- ESTE PROJETO SEQUE A NORMATIVA DA CELESC;
- AS INSTALAÇÕES INTERNAS DEVEM SEGUIR A NBR-5410 E NR-10.
- OS CABOS NÃO COTADOS SÃO DE BITOLA 2.5mm²;
- OS ELETRODUTOS NÃO COTADOS SÃO DE DIÂMETRO Ø3/4";
- DEVERÁ SER OBRIGATORIAMENTE OBSERVADO PARA EXECUÇÃO DESTES SEU PROJETO O MEMORIAL DESCRITIVO.

CARIMBOS/APROVAÇÃO:

AMBIENCE
arquitetura e engenharia

PRANCHA	PROJETO
01/03	PROJETO ELÉTRICO - ADEQUAÇÃO E REFORMA ESCOLA AMÉLIA POLETTO HEPP
ESCALA	LOCAL
Indicada	RUA BOA VISTA, NUM. 400 CENTRO PIRATUBA/ SC CEP 89667-000
DESENHO	REFERÊNCIA
Luiz Roberto da Silva	DETALHES GERAIS E QUADRO DE CARGAS
PROJETISTA	
Luiz Roberto da Silva	Eng. Eletricista Luiz Roberto Da Silva - CREA 046709-4
DATA	
Novembro de 2021	Arquiteta e Urbanista Priscila Maschio Favretto - CAU 74672-0
ARQUIVO	
PIRATUBA_211101_R00	MUNICÍPIO DE PIRATUBA - CNPJ: 82.815.481/0001-58